


# RZUT PRZYZIEMIA SKALA 1:25

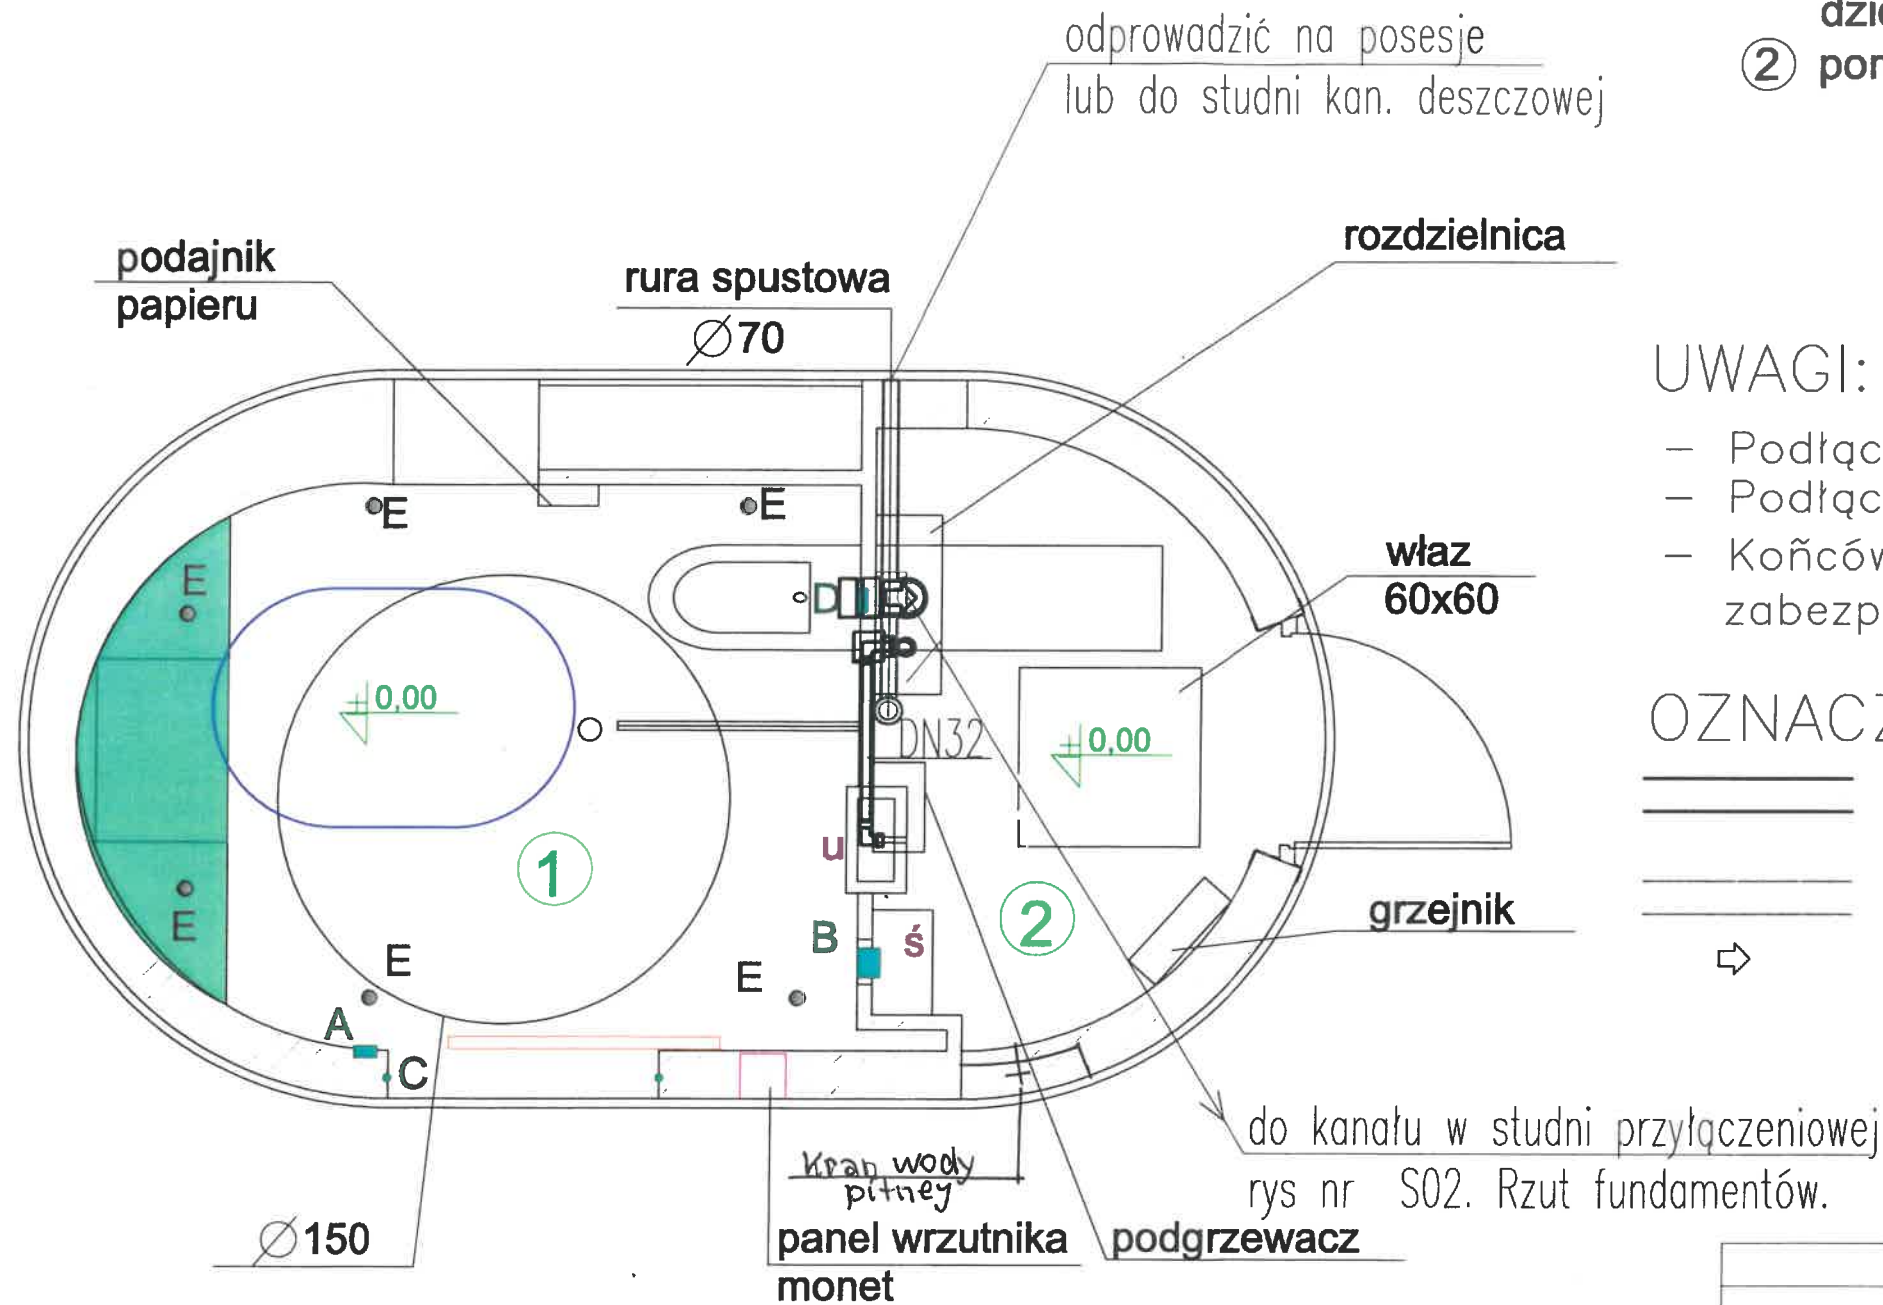


 

## WYKAZ POMIESZCZEŃ:


- ① toaleta męska, damska, dla osób niepełnosprawnych oraz z przewijakiem dla dzieci
- ② pomieszczenie techniczne

## UWAGI:

- Podłączenie umywalek DN32 PVC.
- Podłączenie misek ustepowych DN110 PVC.
- Końcówkę odprowadzenia wód deszczowych zabezpieczyć przed wandalizmem.

## OZNACZENIA:


-  - instalacja kanalizacji sanitarnej
-  - instalacja kanalizacji deszczowej
-  - kierunek splywu ścieków

projekt budowlany			
OBIEKT	ZABUDOWA TOALETY OWALNEJ JEDNOSTANOWISKOWEJ	RYS. S 01	
INWESTOR	GIGANT Producent Automatycznych Toalet Publicznych, ul. Kostrzyńska 168, 66-400 Gorzów Wlkp.		
TREŚĆ	RZUT PRZYZIEMIA - TOALETA OWALNA JEDNOSTANOWISKOWA. INSTALACJE KANALIZACJI		SKALA 1:25
autorzy opracowania		nr.upr.	podpis
PROJEKTANT	mgr inż. Andrzej Strzelecki spec. urządzenia sanitarne. bez ograniczeń	upr.bud.nr 11/GW/96	
ADAPTOWAŁ			
			29.04.16 r.

## RZUT STUDZIENKI SKALA 1:25

### **UWAGI:**

Studzienka murowana  
z bloczków betonowych  
gr. 24 cm na zaprawie cementowej.

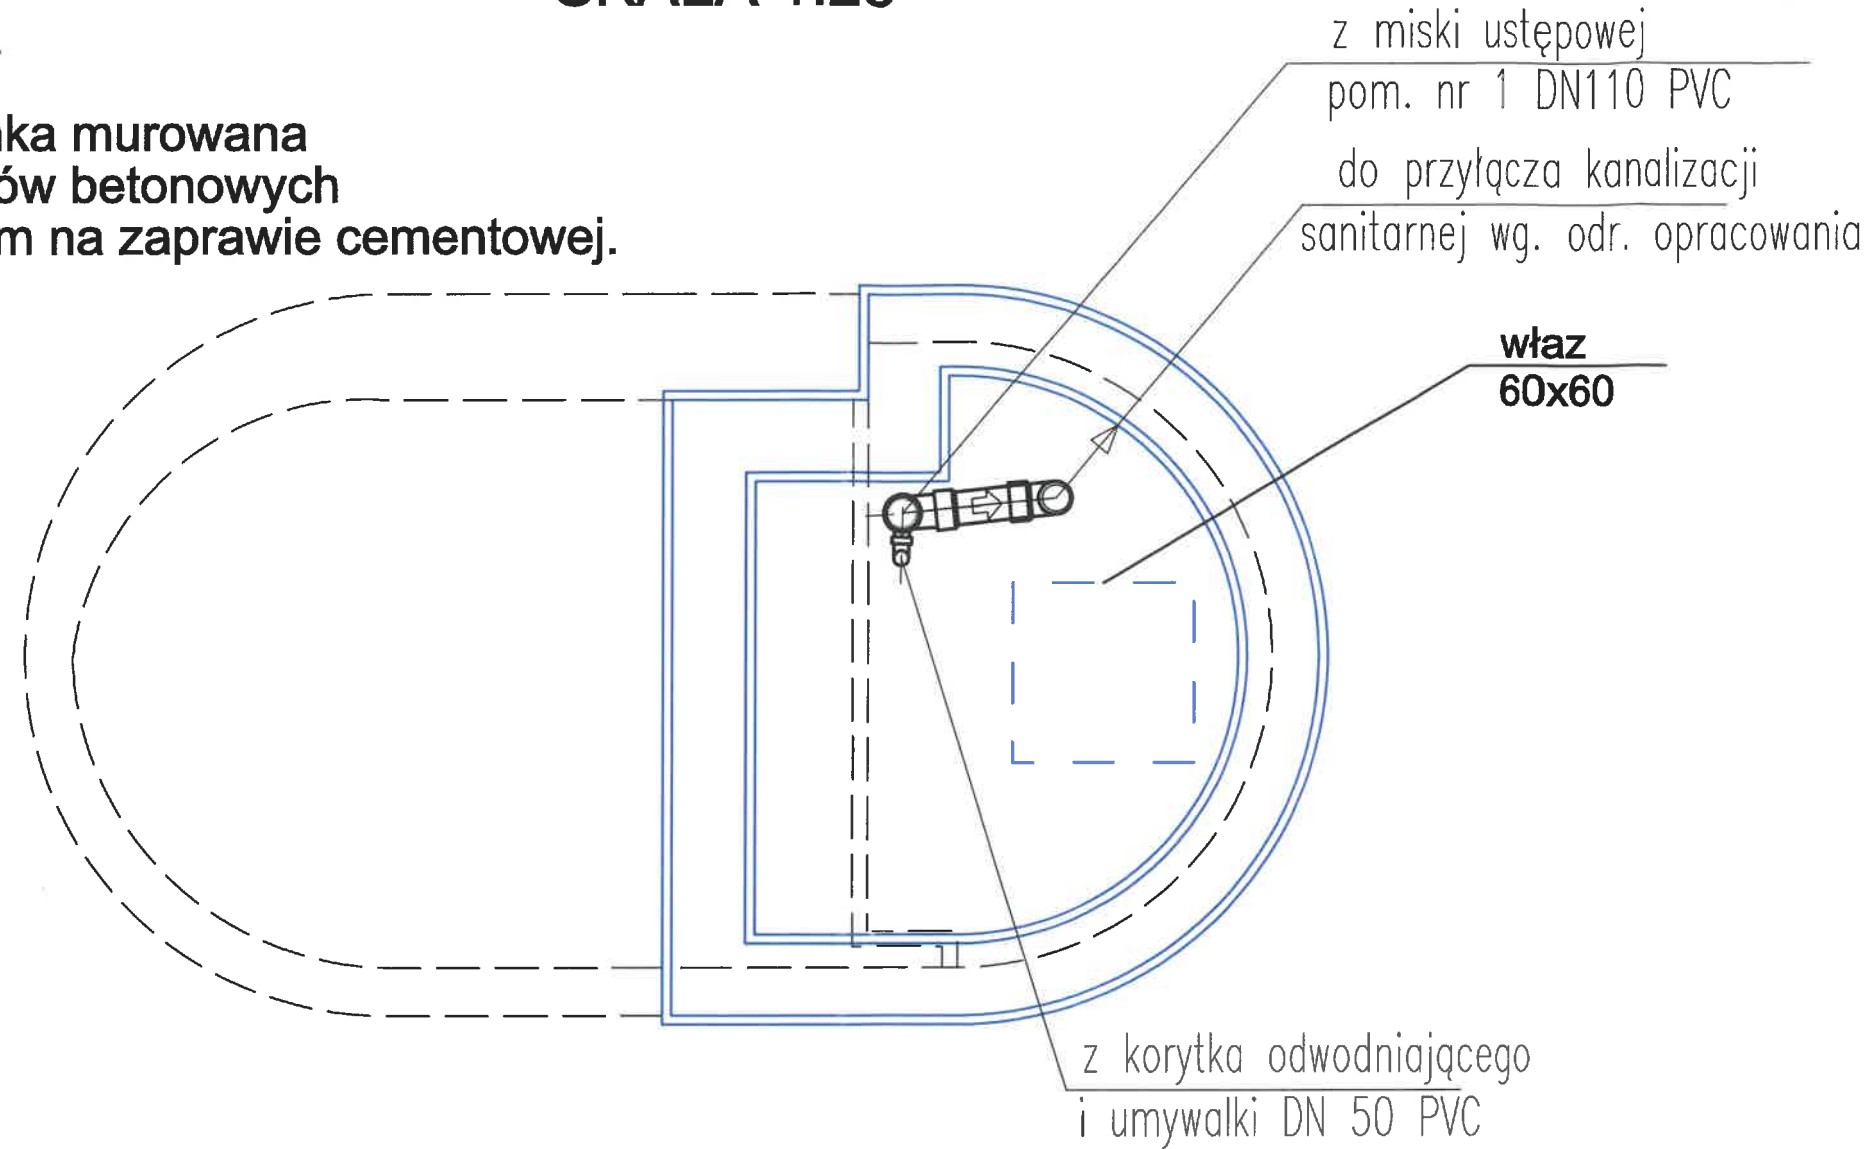

### **UWAGI:**


- Podłączenie umywalek DN32 PVC.
- Podłączenie misek ustępowych DN110 PVC.
- Końcówkę odprowadzenia wód deszczowych zabezpieczyć przed zniszczeniem.

### **OZNACZENIA:**

- instalacja kanalizacji sanitarnej
- instalacja kanalizacji deszczowej

projekt budowlany				
<b>OBIEKT</b>	<b>ZABUDOWA TOALETY OWALNEJ JEDNOSTANOWISKOWEJ</b>			<b>RYS. S 02</b>
<b>INWESTOR</b>	GIGANT Producent Automatycznych Toalet Publicznych, ul. Kostrzyńska 168, 66-400 Gorzów Wlkp.			
<b>TREŚĆ</b>	<b>RZUT STUDZIENKI - TOALETA OWALNA JEDNOSTANOWISKOWA. INSTALACJE KANALIZACJI</b>			<b>SKALA 1:25</b>
<b>autorzy opracowania</b>		<b>nr.upr.</b>	<b>podpis</b>	<b>data</b>
<b>PROJEKTANT</b>	mgr inż. Andrzej Strzelecki spec. urządzenia sanitarne bez ograniczeń	upr.bud.nr 11/GW/96		29.04.16 r.
<b>ADAPTOWAŁ</b>				

# RZUT PRZYZIEMIA SKALA 1:25

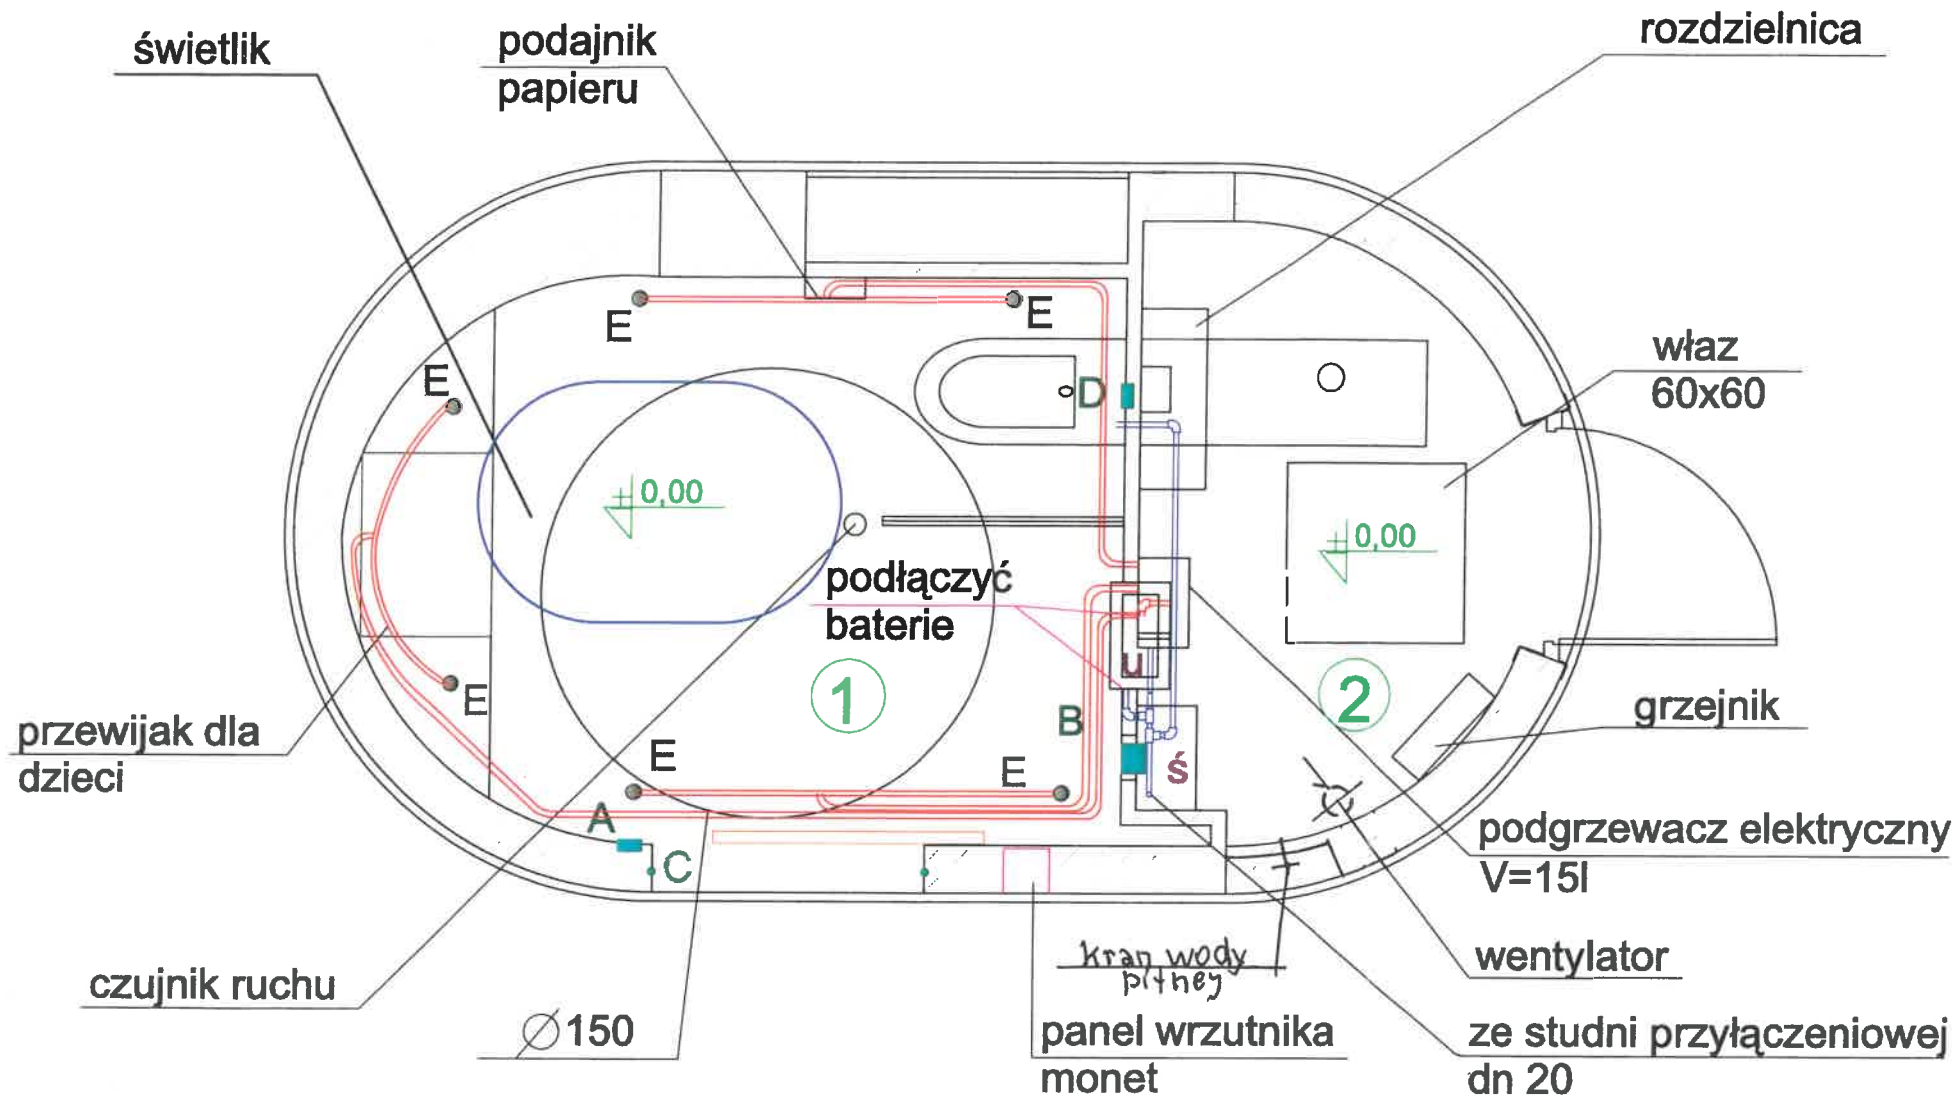

## WYKAZ POMIESZCZEŃ:

- ① toaleta męska, damska, dla osób niepełnosprawnych oraz z przewijakiem dla dzieci
- ② pomieszczenie techniczne

## LEGENDA:

- ś - śmietnik
- U - umywalka
- A - bezdotykowy przycisk otwierania drzwi
- B - podajnik nakładek sedesowych
- C - sensory bezpieczeństwa
- D - panel sflukujący i sensor bezpieczeństwa
- E - dysza myjąca podłogę

- - instalacja zimnej wody, zw.
- - instalacja ciepłej wody, cw.

## PROJEKTOWANE OBCIĄŻENIE CIPLNE

**POM. NR 1 - 421W**

**POM. NR 2 - 130W**


## UWAGI:

Zasilanie dysz z rury PEX instalację wody zimnej i ciepłej wykonać z rur Stabi+PP-R/ALPPR firmy Idmar o śrenicach dn 16 i dn 20 podejścia pod przybory wykonać rurą dn 16. Przed przyborami zamontować zawory odcinające, Zabezpieczenie elektrycznego podgrzewacza wody wykonać zgodnie z zaleceniami producenta Ogrzewanie pomieszczeń 1,2 i 3 - podłogowe, matami elektrycznymi w pomieszczeniu nr 2 grzejnik elektryczny lub dmuchawa grzejna Załączenie wody w poszczególnych przyborach sanitarnych przez elektrozawór uruchamiany fotokomórką.

projekt budowlany				
OBIEKT	ZABUDOWA TOALETY OWALNEJ JEDNOSTANOWISKOWEJ	RYS. S 03		
INWESTOR	GIGANT Producent Automatycznych Toalet Publicznych, ul. Kostrzyńska 168, 66-400 Gorzów Wlkp.			
TREŚĆ	RZUT PRZYZIEMIA - TOAleta OWALNA JEDNOSTANOWISKOWA. INSTALACJE WODNE, OGRZEWANIE, WENTYLACJA			SKALA 1:25
autorzy opracowania		nr.upr.	podpis	data
PROJEKTANT	mgr inż. Andrzej Strzelecki spec. urządzenia sanitarne bez ograniczeń	upr.bud.nr 11/GW/96		29.04.16 r.
ADAPTOWAŁ				



# RZUT STUDZIENKI SKALA 1:25

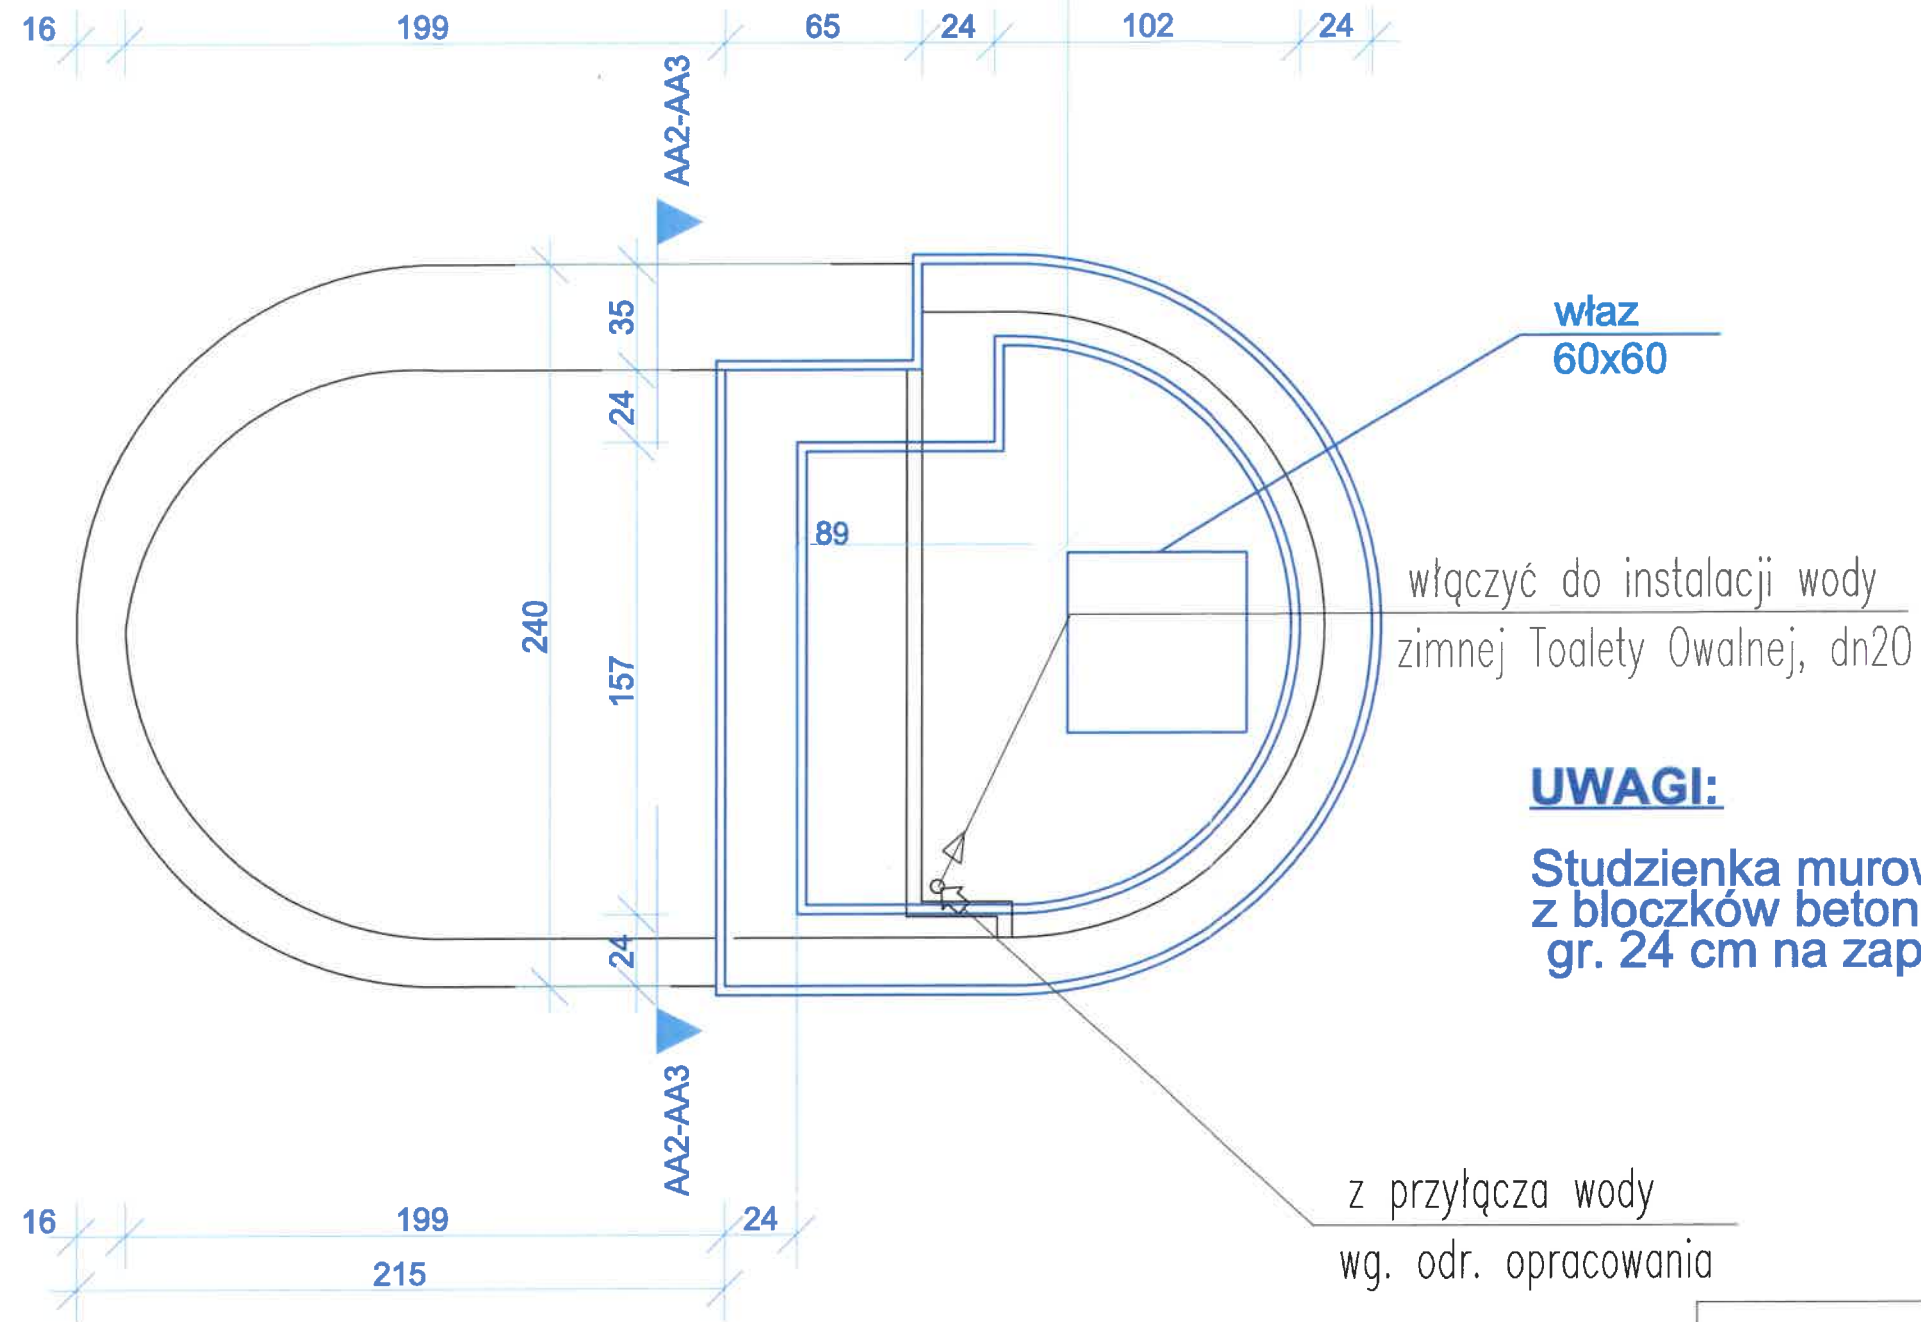

## **UWAGI:**

Studzienka wykonana z elementów prefabrykowanych o średnicy 150 cm, na zaprawie cementowej wodoszczelnej.

## **UWAGI:**

Studzienka murowana z bloczków betonowych gr. 24 cm na zaprawie cementowej.

projekt budowlany			
OBIEKT	ZABUDOWA TOALETY OWALNEJ JEDNOSTANOWISKOWEJ	RYS. S 04	
INWESTOR	GIGANT Producent Automatycznych Toalet Publicznych, ul. Kostrzyńska 168, 66-400 Gorzów Wlkp.		
TREŚĆ	RZUT STUDNI - TOALETA OWALNA JEDNOSTANOWISKOWA. INSTALACJE WODNE		SKALA 1:25
autorzy opracowania		nr.upr.	podpis
PROJEKTANT	mgr inż. Andrzej Strzelecki spec. urządzenia sanitarne bez ograniczeń	upr.bud.nr 11/GW/96	<i>[Signature]</i>
ADAPTOWAŁ			
			29.04.16 r.